



NINIEJSZA MAPA JEST ZGODNA Z ORYGINAŁEM MAPY DO CELÓW PROJEKTOWYCH


(PODPIS PROJEKTANTA)

GP.Z.6642.1.2222.2019

LEGENDA:

PROJEKTOWANE SIECI

- projektowana kanalizacja sanitarna
- remont kanalizacji deszczowej
- projektowany wodociąg
- projektowany kabel teletechniczny
- projektowany kabel elektryczny
- nura osłonowa na lśn. kablach elektrycznych i teletechnicznych (jako symbol)
- sieć w ramach odrębnego opracowania
- sieć do likwidacji

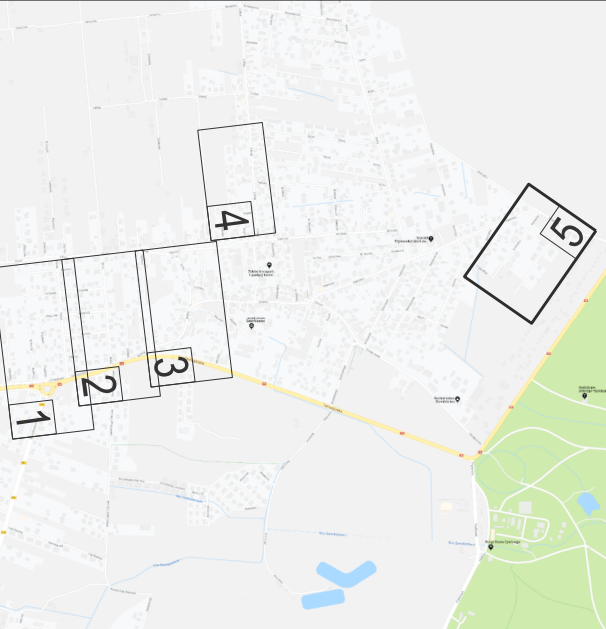

MAPA DO CELÓW PROJEKTOWYCH cz. 1

Województwo: śląskie
Jedn. ewid.: 241307_2 Świerklaniec
Obręb: 0003 Świerklaniec km. 1, 2, 6, 10;
Układy współrzędnych: PLWVP 2000 strefa 6, Kronstadt 86
Godło mapy zasadniczej: 6.133.29.02.1.1, 6.133.29.02.1.2, 6.133.29.02.1.3, 6.133.29.02.1.4, 6.133.29.02.1.5, 6.133.29.02.3.1, 6.134.29.22.3.2, 6.134.29.22.4.1, 6.134.29.22.3.4, 6.134.29.22.4.3, 6.134.29.23.3.3, 6.133.29.03.1.1

Mapa w skali 1:500 o treści S+U+E+W

Treść poszczególnych warstw została opracowana w wyniku następujących czynności:
S - na podstawie materiałów z ODGiK w Tarnowskich Górach oraz nowego pomiaru.
U - na podstawie materiałów z ODGiK w Tarnowskich Górach oraz nowego pomiaru.
E - na podstawie materiałów z ODGiK w Tarnowskich Górach.
W - na podstawie nowego pomiaru.

Mapę wykonano w ramach zgłoszenia: GP.Z.6642.1.2222.2019

Niniejsza mapa może służyć do projektowania infrastruktury drogowej oraz sieci udrożnienia terenu.

Granice dla celów prawnych wymagają ustalenia w terenie.

Nie wyklucza się istnienia w terenie innych urządzeń podziemnych nie wykazanych na mapie.

LEGENDA:

- 942/128 numeracja działek
- granice działek
- sieć gazowa
- sieć elektroenergetyczna
- sieć teletechniczna
- sieć kanalizacyjna
- sieć wodociągowa
- sieć ciepłownicza
- sieć niezidentyfikowana
- zakres opracowania
- projektowana sieć elektroenergetyczna
- projektowana sieć wodociągowa
- projektowana sieć teletechniczna
- projektowana sieć gazowa
- projektowana sieć kanalizacyjna
- właz nieodróżniony
- dalszy przebieg sieci nieznany

Nie badano ksiąg wieczystych pod kątem obciążenia służebnościami gruntowymi.
Informacje dotyczące służebności w obszarze opracowania (w trybie § 80 rozporządzenia (Dz.U. Nr 263, poz. 1572 z 2011 r.)).
Data opracowania mapy: 09.2020

Zamawiający:		GMINA ŚWIERKLANIEC z siedzibą w Świerklanicy ul. Młyńska 3, 42-622 Świerklaniec	
Jednostka projektowa:		Egis Poland Sp. z o.o. ul. Domaniewska 39A, 02-672 Warszawa tel. (22) 20 30 100, fax: (22) 20 30 101	
Stadium:		PROJEKT BUDOWLANY	
Nazwa projektu:		"BUDOWA KANALIZACJI SANITARNEJ I DESZCZOWEJ NA TERENIE GMINY ŚWIERKLANIEC"	
Nazwa obiektu budowlanego:		Budowa sieci kanalizacji sanitarnej, remont sieci kanalizacji deszczowej, przebudowa i remont sieci wodociągowej, przebudowa i budowa sieci elektroenergetycznej, przebudowa sieci teletechnicznej, remont nawierzchni drogowej ZAD.2 - ŚWIERKLANIEC	
Adres obiektu budowlanego:		województwo śląskie, powiat tarnogórski, gmina Świerklaniec, miejscowość Świerklaniec	
Tytuł rysunku:		PROJEKT ZAGOSPODAROWANIA TERENU	
Branża:		sanitarna	Data: 04.2021
Nr rysunku:		PZT.05	Skala: 1:500
Stanowisko:	Imię i nazwisko:	Nr uprawnień:	Podpis:
Projektant:	mgr inż. Agnieszka Jorczyk	SLK/1615/POC/07 INSTALACYJNA	
Sprawdzający:	mgr inż. Konrad Stelmasiak	MAZ/433/POC/09 INSTALACYJNA	
Projektant:	mgr inż. Janusz Meduniecki	SLK/1150/PVB/16 INSTALACYJNA	
Sprawdzający:	mgr inż. Edward Meduniecki	06856/U INSTALACYJNA	
Projektant:	inż. Czesław Maciejczyk	30862 INSTALACYJNA	
Sprawdzający:	mgr inż. Seweryn Śmieja	SLK/7230/PVB/17 INSTALACYJNA	