


GP.Z.6642.1.2222.2019

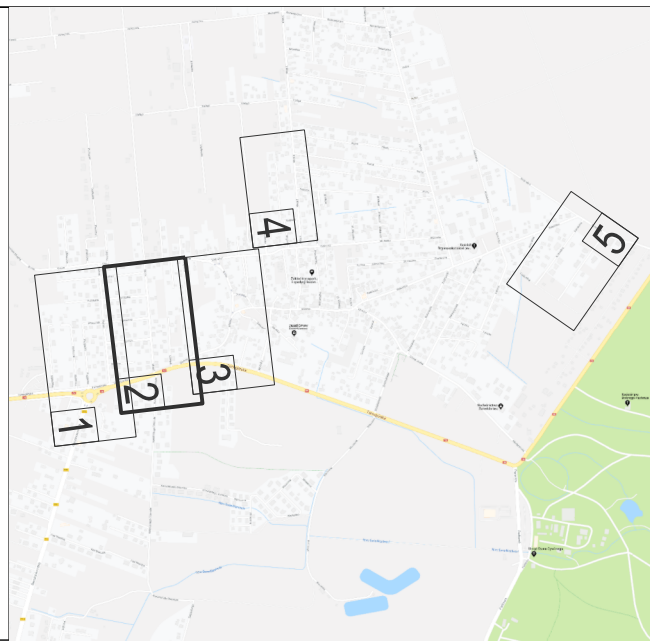

PROJEKTOWANE SIECI

	projektowana kanalizacja sanitarna
	remont kanalizacji deszczowej
	projektowany wodociąg
	projektowany kabel teletechniczny
	projektowany kabel elektryczny
	rura osłonięta na istn. kablach elektrycznych i teletechnicznych (jako symbol)
	sieci w ramach odrębnego opracowania
	sieć do likwidacji

*Usługi Geodezyjno-Prawne
GEOTRAF-PROJEKT
ul. Kasprzaka 32/53
41-303 Dąbrowa Górnicza*

Jedn. ewid.: 241307_2 Świerkianiec
Obręb: 0003 Świerkianiec km. 1, 2, 6, 10;
Układy współrzędnych: PUWP 2000 strefa 8, Kronsztadt 86
Godło mapy zasadniczej: 6.133.29.02.1.1, 6.133.29.02.1.2, 6.133.29.02.1.4, 6.133.29.02.1.3, 6.133.29.02.3.1, 6.134.29.22.2.2, 6.134.29.22.4.1, 6.134.29.22.3.4, 6.134.29.22.4.3, 6.134.29.23.3.3, 6.133.29.03.1.1

Treść poszczególnych warstw została opracowana w wyniku następujących czynności:

- S - na podstawie materiałów z ODGIK w Tarnowskich Górach oraz nowego pomiaru.
- U - na podstawie materiałów z ODGIK w Tarnowskich Górach oraz nowego pomiaru.
- E - na podstawie materiałów z ODGIK w Tarnowskich Górach.
- W - na podstawie nowego pomiaru.

Niniejsza mapa może służyć do projektowania infrastruktury drogowej oraz sieci uzbrojenia terenu.

Nie wyklucza się istnienia w terenie innych urządzeń podziemnych nie wykazanych na mapie.

LEGENDA:

042428 numeracja dekodów zakres opracowania

— granice działek — projektowana sieć elektroenergetyczna
— sieć gazowa — projektowana sieć wodociągowa

— sieć wodociągowa
— sieć teletechniczna
— sieć kanalizacyjna

— projektowana sieć wodociągowa
— projektowana sieć gazowa
— projektowana sieć kanalizacyjna

	sieć wodociągowa		kon	właz nieodnaleziony
	sieć ciepłownicza		dps	dalszy przebieg sieci nieznan
	sieć niesieciowa			

Nie badano ksiąg wieczystych pod kątem obciążenia służebnościami gruntowymi.

Data opracowania mapy: 09.2020

Zamawiający:

 **Świerklaniec**
Gmina z widokiem...

GMINA ŚWIERKLANIEC
z siedzibą
w Świerkłańcu
I. Młyńska 3, 42-622 Świerklaniec

Jednostka projektowa:

Egis Poland Sp. z o.o.
Domaniewska 39A, 02-672 Warszawa
tel. (22) 20 30 100, fax: (22) 20 30 101

PROJEKT BUDOWLANY

Nazwa projektu: **"BUDOWA KANALIZACJI SANITARNEJ I DESZCZOWEJ NA TERENIE GMINY ŚWIERKLANIEC"**

Nazwa obiektu budowlanego: Budowa sieci kanalizacji sanitarnej, remont sieci kanalizacji deszczowej, przebudowa i remont sieci wodociągowej, przebudowa i budowa sieci elektroenergetycznej, przebudowa sieci teletechnicznej, remont nawierzchni drogowej

województwo śląskie, powiat tarnogórski, gmina Świerklaniec, miejscowość Świerklaniec

Tytuł rysunku:	Branża:	Data:
PROJEKT ZAGROBOWAROWANIA TERENU	sanitarna	04.2021

	Nr rysunku: PZT.02	Skala: 1:500
--	-----------------------	-----------------

Stanowisko:	Imię i nazwisko:	Nr uprawnień:	Podpis:
Projektant:	mgr inż. Agnieszka Jorńczyk	SLK/1615/POOS/07 INSTALACYJNA	

Sprawdzający:	mgr inż. Konrad Stelmasiak	MAZ/433/POOS/09 INSTALACYJNA
Projektant:	mgr inż. Janusz Mieduniecki	SLK/7150/PWB/16

Sprawdzający:	mgr inż. Edward Mieduniecki	0068/96/U INSTALACYJNA
---------------	-----------------------------	---------------------------

Projektant:	inż. Czesław Maciejczyk	INSTALACYJNA
Sprawdzający:	mgr inż. Seweryn Śmieja	SLK/7250/PWBE/17 INSTALACYJNA

[illegible]