

**Uchwała Nr ..144../2024
Zarządu Powiatu Garwolińskiego
z dnia 25 września 2024 r.**

w sprawie ustanowienia i określenia odpłatności służebności przesyłu.

Na podstawie art. 13 ust 1 ustawy z dnia 21 sierpnia 1997 r. o gospodarce nieruchomościami (Dz. U. z 2024 r. poz. 1145) oraz § 4 ust. 2 uchwały Nr XXII/119/2016 Rady Powiatu Garwolińskiego z dnia 21 grudnia 2016 r. w sprawie określenia zasad gospodarowania nieruchomościami stanowiącymi własność Powiatu Garwolińskiego (Dz. Urz. Woj. Maz.z 2017 r. poz.43) – Zarząd Powiatu Garwolińskiego, uchwala co następuje:

§1.

1. Postanawia się ustanowić służebność przesyłu na części nieruchomości gruntowej położonej w Garwolinie, oznaczonej w ewidencji gruntów i budynków jako działka gruntu nr 8035 o pow. 2,2535 ha, stanowiącej własność Powiatu Garwolińskiego położonej w Garwolinie, dla której Sąd Rejonowy w Garwolinie prowadzi księgę wieczystą Nr KW SI1G/00037928/8 na rzecz NETIA S.A.
2. Ustanowienie służebności przesyłu następuje odpłatnie i bezterminowo. Jednorazowe wynagrodzenie za ustanowienie służebności przesyłu określa się na kwotę brutto 206,64 zł (słownie: dwieście sześć złotych sześćdziesiąt cztery grosze), w tym 23% podatku VAT w kwocie 38,64 zł. (słownie: trzydzieści osiem złotych i sześćdziesiąt cztery grosze).
3. Mapa wskazująca grunt zajęty przez służebność stanowi załącznik do uchwały.



§2.

Wykonanie uchwały powierza się Przewodniczącemu Zarządu Powiatu Garwolińskiego.

§3.

Uchwała wchodzi w życie z dniem podjęcia.

Iwona Kurowska
Miroslaw Walicki
Krystyna Antolak
Karolina Jamnicka – Kondej
Krzysztof Ośka

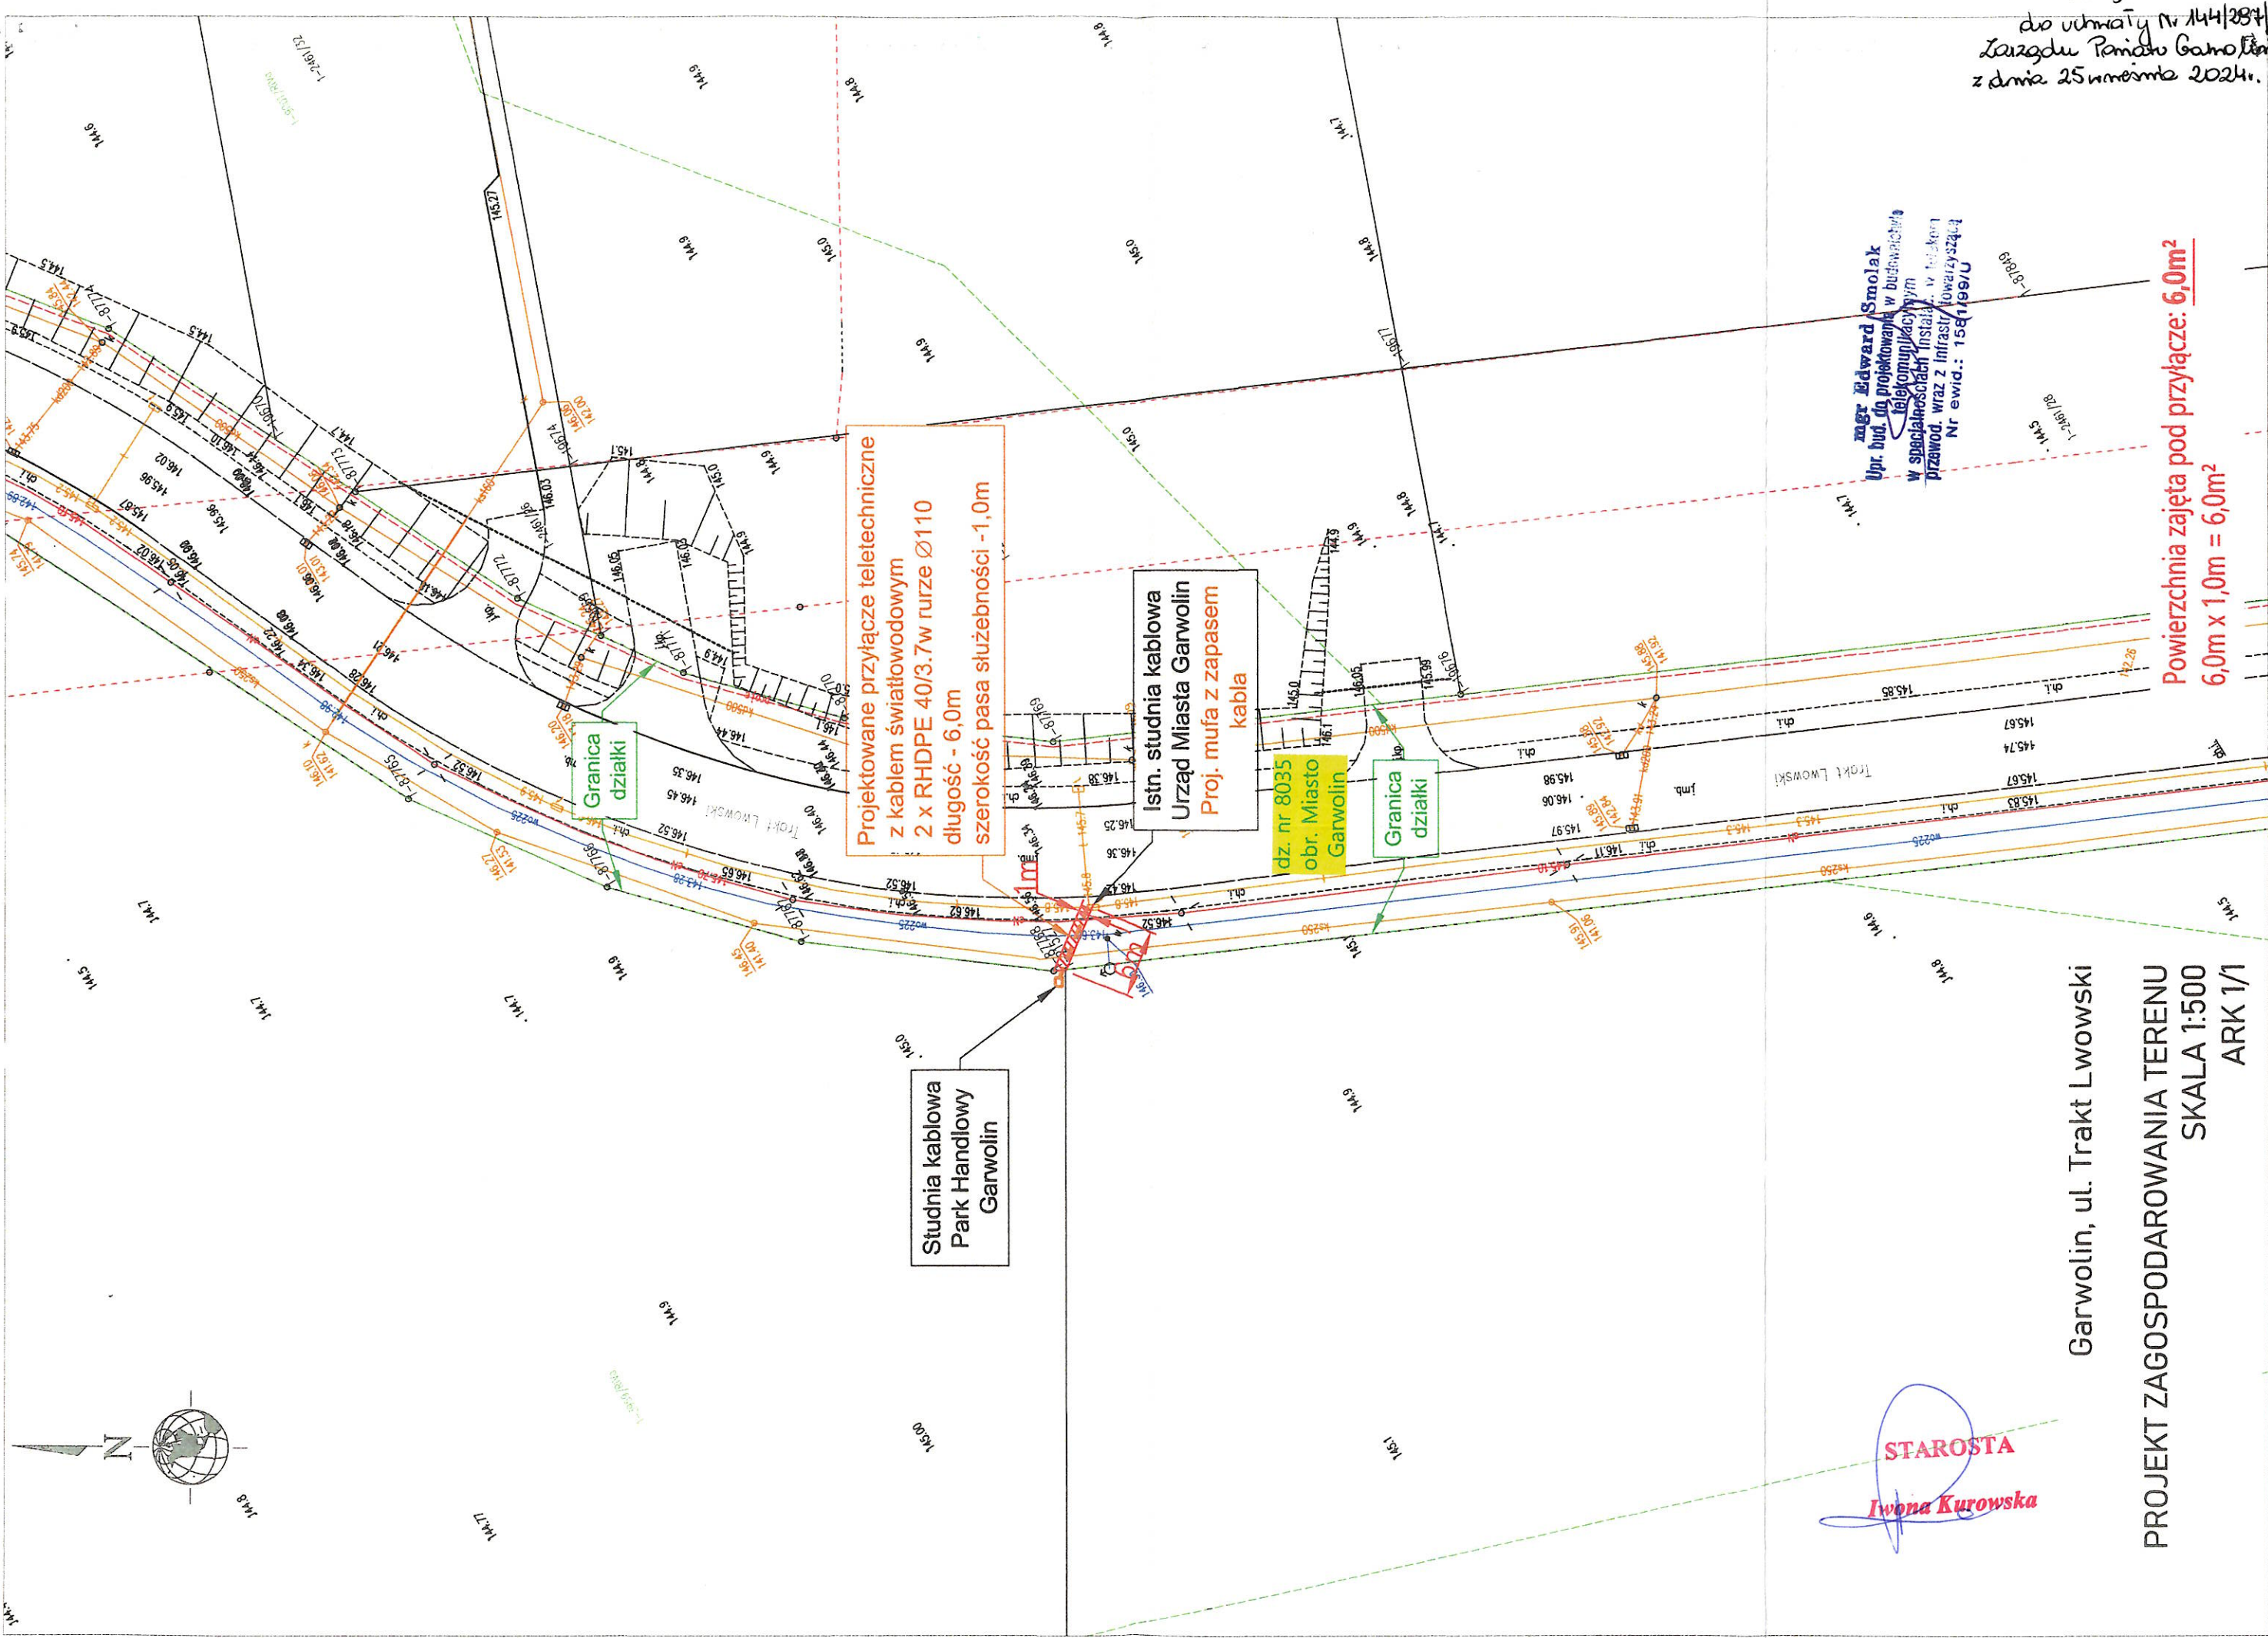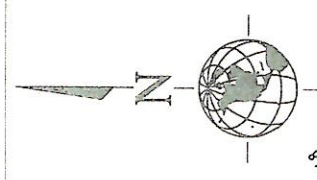

Projektowane przyłącze teletechniczne
z kablem światłowodowym
2 x RHDPE 40/3.7 w rurze Ø110
długość - 6,0m
szerokość pasa służebności - 1,0m

Studnia kablowa
Park Handlowy
Garwolin

Istn. studnia kablowa
Urząd Miasta Garwolin
Proj. mufa z zapasem
kabela

dz. nr 8035
obr. Miasto
Garwolin

Granica
działki

STAROSTA
Iwona Kurowska

mgr Edward Smolak
Up. bud. do projektowania w budownictwie
telekomunikacyjnym
w specjalnościach: instalacji, w telekom.
przewod. wraz z infrastrukturą towarzyszącą
Nr ewid.: 158199/U

198
Załącznik
do uchwały nr 144/2024
Zarządu Powiatu Garwolińskiego
z dnia 25 września 2024r.

Garwolin, ul. Trakt Lwowski
PROJEKT ZAGOSPODAROWANIA TERENU
SKALA 1:500
ARK 1/1

Powierzchnia zajęta pod przyłącze: **6,0m²**
6,0m x 1,0m = 6,0m²