

MAPA DO CELÓW PROJEKTOWYCH cz. 1

"Usługi Geodezyjno-Pracowni
Geodezyjno-Pracowni
ul. Kasprzaka 32/53
41-303 Dąbrowa Górnicza"

Województwo: śląskie
Adm. ewid.: 241307_2 Świerklaniec
Oznaczenie: 0004 Czechole Nowe km. 1, 2, 4
Układy współrzędnych: PZWP 2000 strona 6, Kronsztadt 96
Godło mapy zasadniczej: 6.134.29.16.4.2, 6.134.29.17.3.1, 6.134.29.17.4.1, 6.134.29.17.4.3, 6.134.29.17.4.4,
6.134.29.17.3.3, 6.134.29.16.4.4, 6.134.29.16.4.5, 6.134.29.22.1.1, 6.134.29.21.2.4.

Mapa w skali 1:500 o treści S+U+E+W

Treść poszczególnych warstw została opracowana w wyniku następujących czynności:
S - na podstawie materiałów z OGDK w Tarnowskich Górach oraz nowego pomiaru.
U - na podstawie materiałów z OGDK w Tarnowskich Górach oraz nowego pomiaru.
E - na podstawie materiałów z OGDK w Tarnowskich Górach.
W - na podstawie nowego pomiaru.

Mapę wykonano w ramach zgłoszenia: GP.Z.6642.1.2222.2019

Niniejsza mapa może służyć do projektowania infrastruktury drogowej oraz sieci uzbrojenia terenu.

Granice dla celów prawnych wymagają ustalenia w terenie.

Nie wykazują się istnienia w terenie innych urządzeń podziemnych nie wskazanych na mapie.

- LEGENDA:
- | | | |
|--------------------------|--------------------------|---------------------------------------|
| 942125 | numeracja działek | zabudowa ograniczenia |
| granicz. działek | granicz. działek | projektowana sieć elektroenergetyczna |
| sieć gazowa | sieć gazowa | projektowana sieć wodociągowa |
| sieć elektroenergetyczna | sieć elektroenergetyczna | projektowana sieć telekomunikacyjna |
| sieć telekomunikacyjna | sieć telekomunikacyjna | projektowana sieć gazowa |
| sieć kanalizacyjna | sieć kanalizacyjna | projektowana sieć kanalizacyjna |
| sieć wodociągowa | sieć wodociągowa | wiat nadciśnieniowa |
| sieć ciepłownicza | sieć ciepłownicza | dotyczy przebiegu nieznany |
| sieć rozdzielnicowa | sieć rozdzielnicowa | |

Nie badano ksiąg wieczystych pod kątem obciążenia służebnościami gruntowymi.
Wzrosty drzewek wskazano w obszarze opracowania (z rys. 60 rozporządzenia (Dz.U. Nr 263, poz. 1972 z 2011 r.).
Data opracowania mapy: 09.2020 r.

LEGENDA:

ISTNIEJĄCE SIECI UZBR. TERENU


- | | |
|---|-------------------------------------|
| — | wodociąg |
| — | kanalizacja |
| — | linie energetyczne |
| — | kanalizacja/kable telekomunikacyjne |
| — | gazociąg |
| — | granicz. działek |
| — | sieć do likwidacji |
| — | działki objęte opracowaniem |

PROJEKTOWANE SIECI

- | | |
|---|---|
| — | kanalizacja sanitarna - grawitacyjna |
| — | kanalizacja deszczowa |
| — | wodociąg |
| — | rura osłonowa na istn. kablach elektrycznych i telekomunikacyjnych (gł. symbol) |

NINIEJSZA MAPA JEST ZGODNA Z ORYGINAŁEM MAPY DO CELÓW PROJEKTOWYCH

WZROST PROJEKTANTU

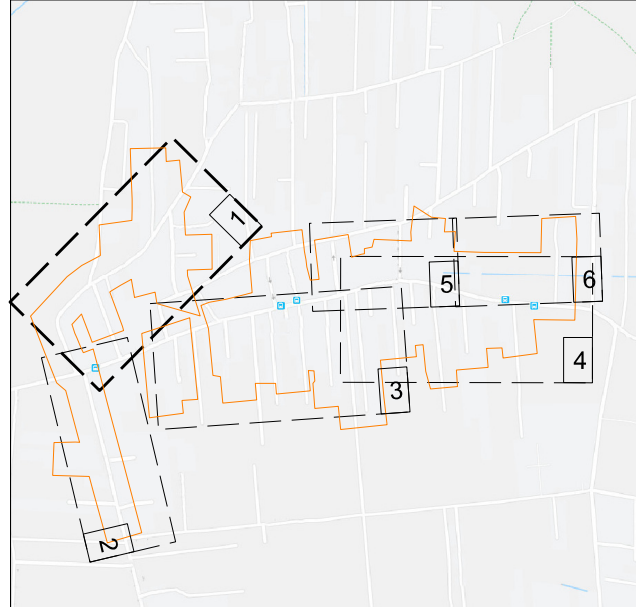

Zamawiający:



GMINA ŚWIERKLANIEC
w Świerklaniecu
ul. Młyńska 3, 42-622 Świerklaniec

Jednostka projektowa:



Egis Poland Sp. z o.o.
ul. Domagiewska 39A, 02-672 Warszawa
tel. (22) 20 30 100, fax: (22) 20 30 101

Stadium:

PROJEKT BUDOWLANY

Nazwa projektu: "BUDOWA KANALIZACJI SANITARNEJ I DESZCZOWEJ NA TERENIE GMINY ŚWIERKLANIEC"

Nazwa obiektu: Budowa sieci kanalizacji sanitarnej, przebudowa i remont sieci wodociągowej, remont sieci kanalizacji deszczowej, zabezpieczenie sieci elektroenergetycznej, zabezpieczenie sieci telekomunikacyjnej, remont nawierzchni drogowej
ZAD.5 - NOWE CHECHŁO

Adres obiektu budowlanego:

województwo śląskie, powiat tarnogórski, gmina Świerklaniec, miejscowość Nowe Checho

Tytuł rysunku:

PROJEKT ZAGOSPODAROWANIA TERENU

Bransza: sanitarna Data: 04.2021

Nr rysunku: PZT.01 Skala: 1:500

Stanowisko: Imię i nazwisko: Nr uprawnień: Podpis:

Projektant b. sanitarnej mgr inż. Agnieszka Jorczyk SK-71616P00007

Projektant b. sanitarnej mgr inż. Konrad Stelmach SK-71616P00007

Projektant b. elektroenergetycznej mgr inż. Janusz Miedunicki SK-71616P00007

Projektant b. elektroenergetycznej mgr inż. Edward Miedunicki SK-71616P00007

Projektant b. elektroenergetycznej inż. Czesław Maciejczyk SK-71616P00007

Projektant b. elektroenergetycznej mgr inż. Sławomir Śmieja SK-71616P00007

Oświadczam, że opierałem niniejszy projekt na danych geodezyjnych w wyniku których powstał niniejszy dokument uzyskałem pozytywny wynik weryfikacji. Jednocześnie informuję, że jestem świadomy odpowiedzialności karnej za złożenie fałszywego oświadczenia.
Identyfikator zgłoszenia prac geodezyjnych GP.Z.6642.1.2222.2019
Organ składowy zgłoszenia, który otrzymał zgłoszenie Starostwo Powiatowe w Tarnowskich Górach
Wydruk Geod. ul. Mickiewicza 11, 42-400 Tarnowskie Góry
Wynikowa prac geodezyjnych
Numer oraz data sporządzenia dokumentu zawierającego wyniki weryfikacji GP.Z.6642.1.2222.2019, 26.11.2020 r.
Imię i nazwisko oraz numer uprawnień zawodowych kierownika prac mgr inż. Czesław Maciejczyk (SK-71616P00007)

