


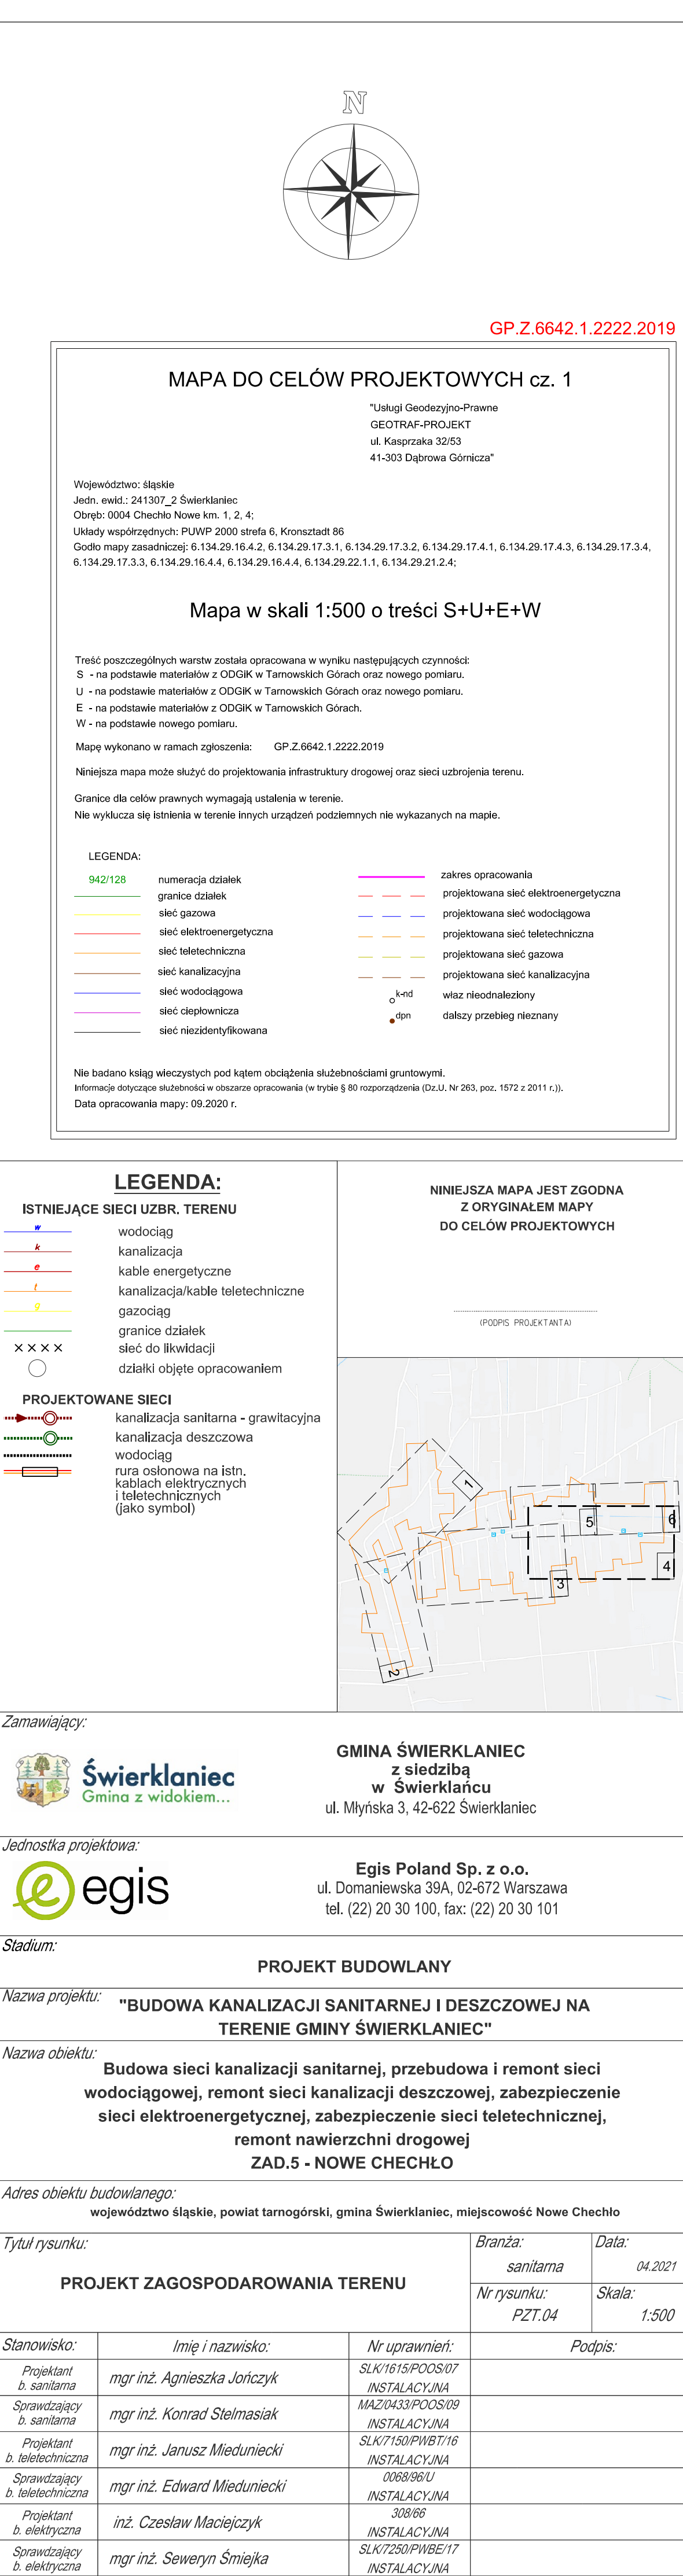

Adres obiektu budowlanego: województwo śląskie, powiat tarnogórski, gmina Świerklaniec, miejscowość Nowe Chęchło			
Tytuł rysunku:		Branda: sanitarna	Data: 04.2021
PROJEKT ZAGOSPODAROWANIA TERENU		Nr rysunku: PZT.04	Skala: 1:500
Stanowisko:	Imię i nazwisko:	Nr uprawnień:	Podpis:
Projektant b. sanitarna	mgr inż. Agnieszka Jolczyk	SK/1615/POSO07 INSTALACYJNA	
Sprawdzający b. sanitarna	mgr inż. Konrad Stelmach	MA/20433/POSO09 INSTALACYJNA	
Projektant b. teletechniczna	mgr inż. Janusz Mieduniecki	SK/1750/PWB176 INSTALACYJNA	
Sprawdzający b. teletechniczna	mgr inż. Edward Mieduniecki	008806-U INSTALACYJNA	
Projektant b. elektryczna	mgr inż. Czesław Maciejczyk	30886 INSTALACYJNA	
Sprawdzający b. elektryczna	mgr inż. Sławomir Śmieja	SK/17250/PWB167 INSTALACYJNA	