
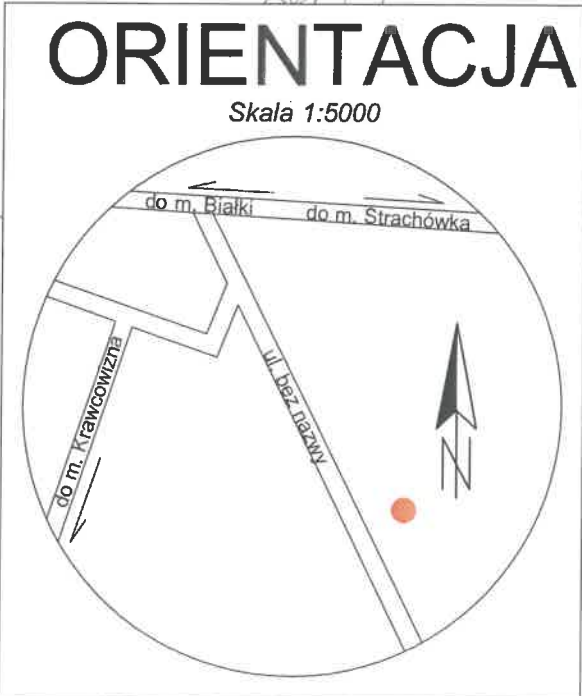


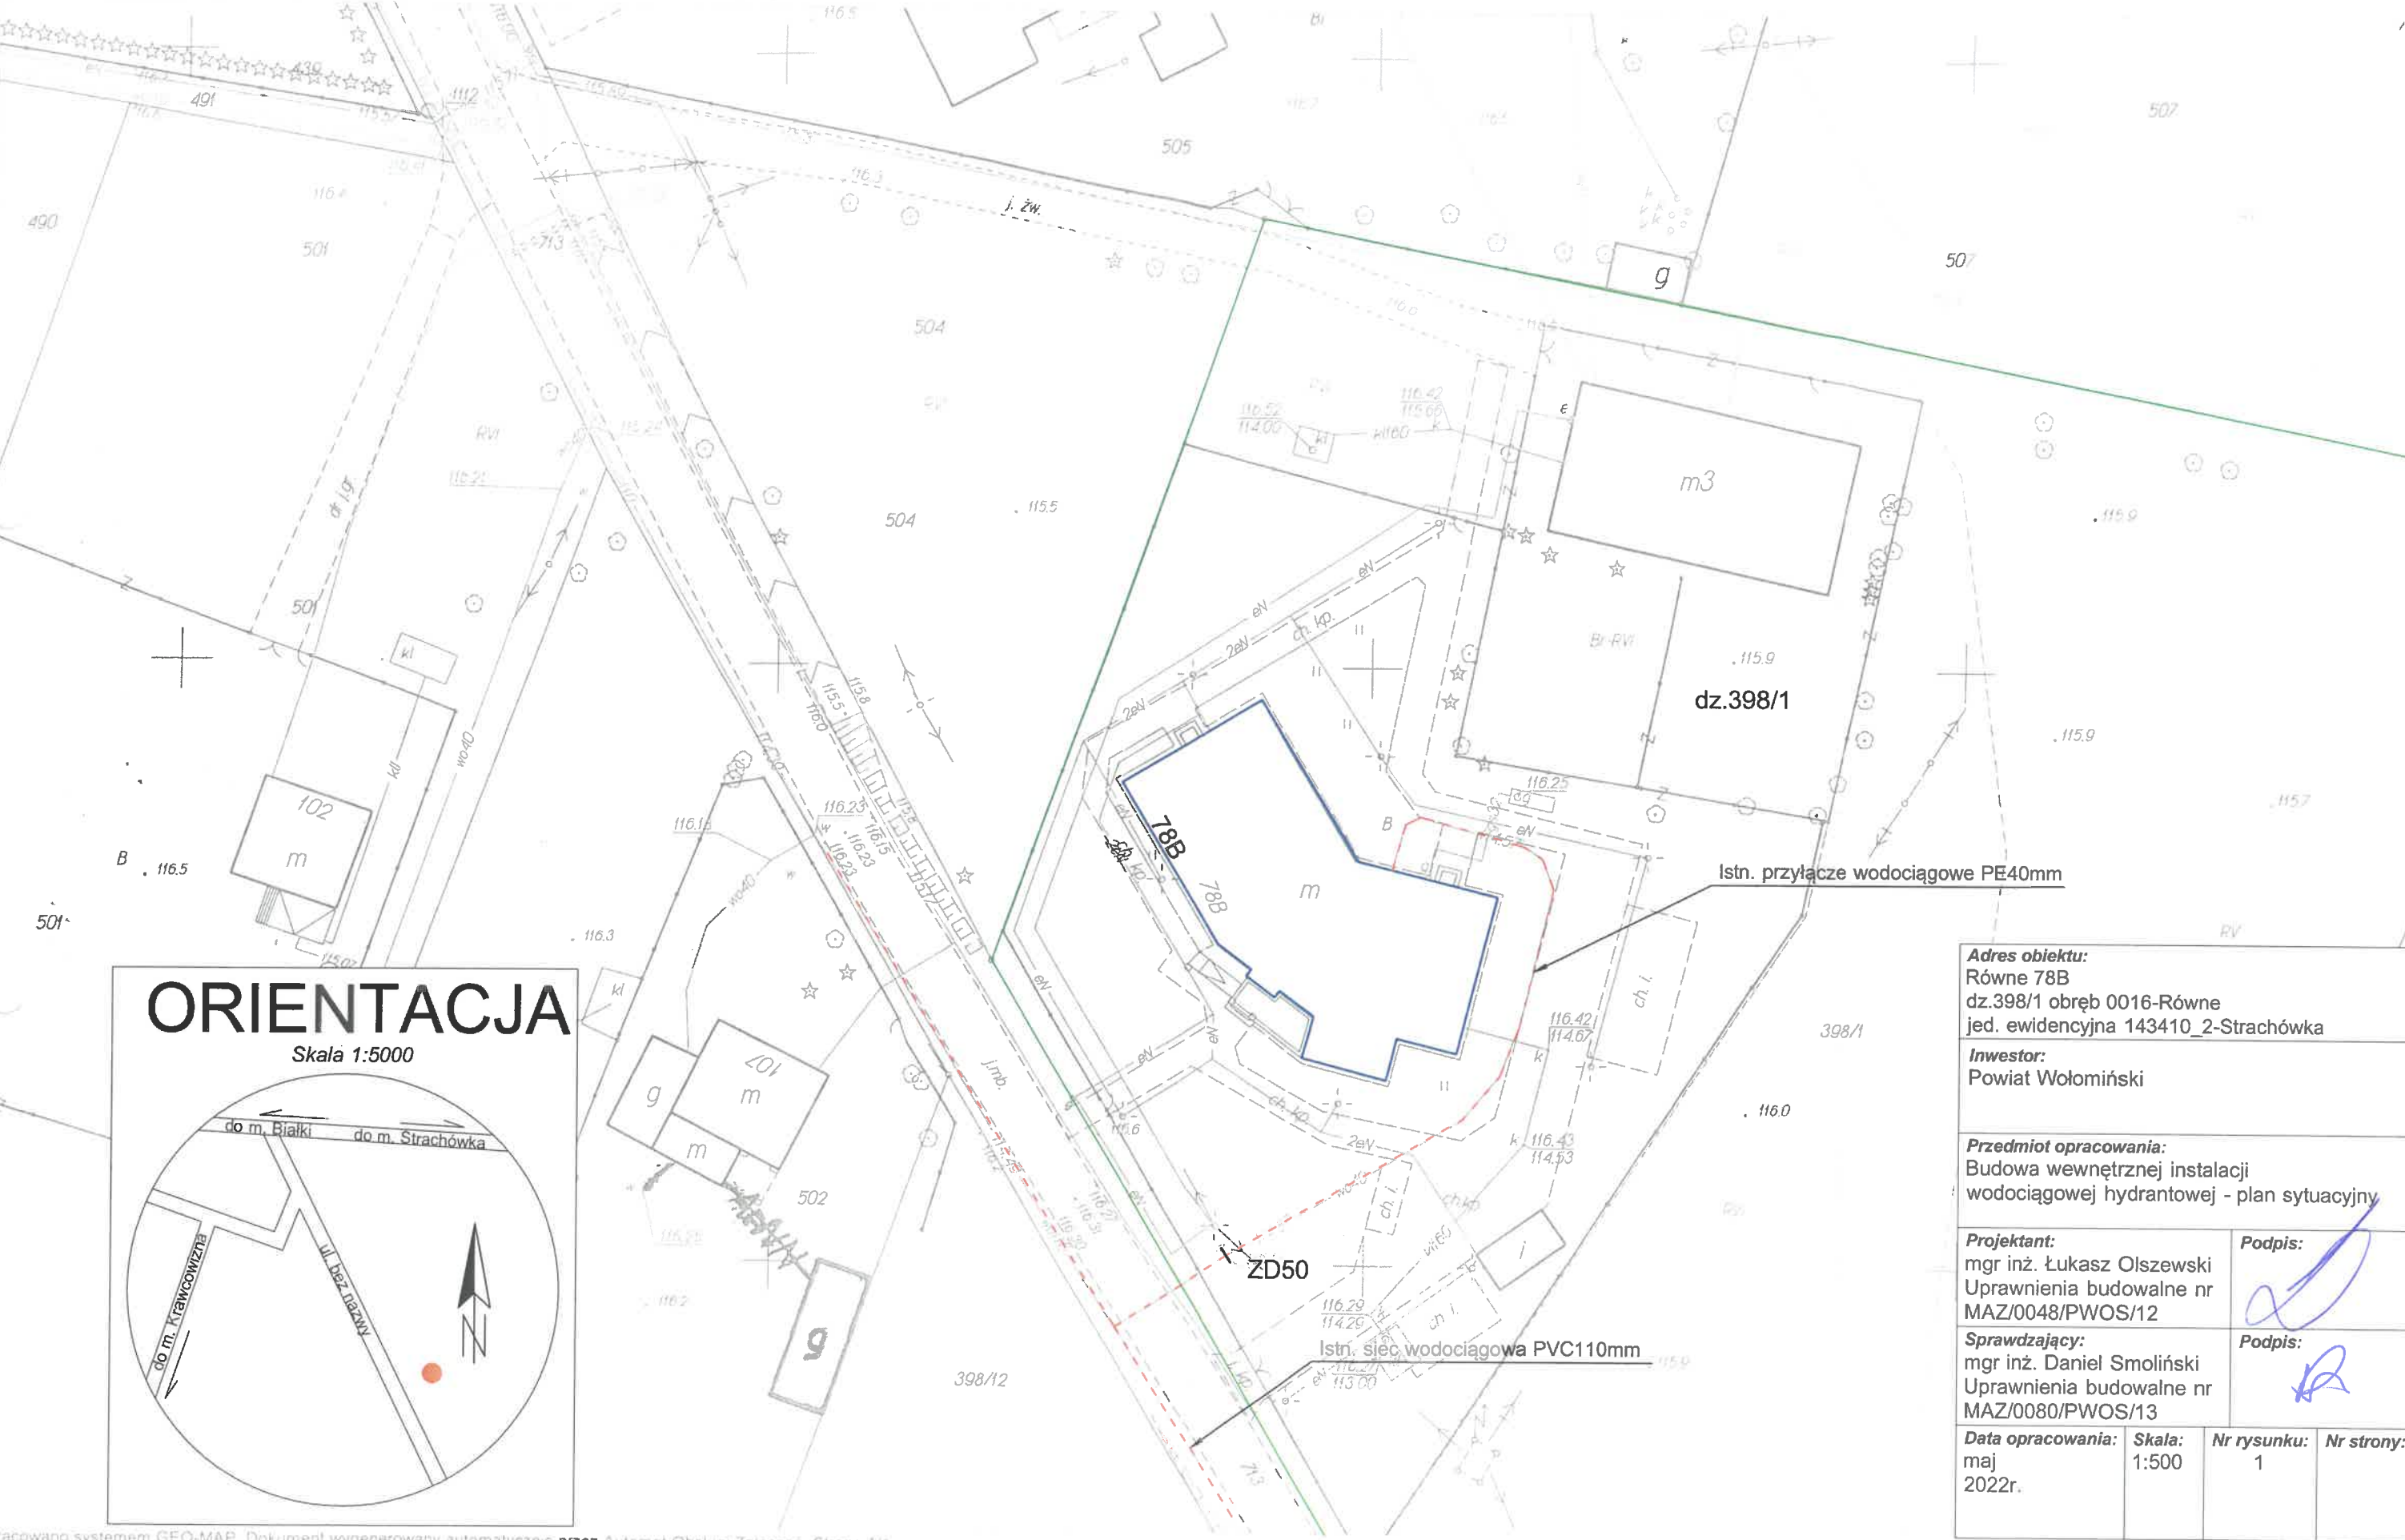

Adres obiektu: Równe 78B dz.398/1 obręb 0016-Równe jed. ewidencyjna 143410_2-Strachówka			
Inwestor: Powiat Wołomiński			
Przedmiot opracowania: Budowa wewnętrznej instalacji wodociągowej hydrantowej - plan sytuacyjny			
Projektant: mgr inż. Łukasz Olszewski Uprawnienia budowlane nr MAZ/0048/PWOS/12		Podpis: 	
Sprawdzający: mgr inż. Daniel Smoliński Uprawnienia budowlane nr MAZ/0080/PWOS/13		Podpis: 	
Data opracowania: maj 2022r.	Skala: 1:500	Nr rysunku: 1	Nr strony:

RZUT PARTERU

Skala 1:100

LEGENDA:

HP25  - hydrant HP25

①  - pion instalacji hydrantowej

DN32  - przewód instalacji hydrantowej

UWAGA:
1. Zawory odcinające hydrantów muszą być umieszczone na wysokości 1,35± 0,1m od poziomu podłogi.
2. Wszystkie przejścia przez przegrody oddzielające strefy pożarowe uszczelniać kołnierzami ognioodpornymi.

Odcinek pionowy przyłącza
obudować płytą ognioodporną
lub wymienić na stal ocynkowaną

Proj. zawór antyskażeniowy EA
DN32mm na instalacji hydrantowej

podejście DN25mm

Istn. zestaw wodomierzowy bez zmian

Proj. zawór priorytetu DN40mm na instalacji bytowej
odcinek do zaworu priorytetu wymienić na stal ocynkowaną

Istn. instalacja bytowa PP-R

RZECZOZNAWCA DO SPRAW ZABEZPIECZEŃ
PRZECIWPOŻAROWYCH

mgr inż. Marian Jeleniewicz, Nr upr. 238/83

zgodność projektu z wymaganiami
ochrony przeciwpożarowej

bez uwag

z uwagami

Adres obiektu:
Równe 78B
dz.398/1 obręb 0016-Równe
jed. ewidencyjna 143410_2-Strachówka

Inwestor:
Powiat Wołomiński

Przedmiot opracowania:
Budowa wewnętrznej instalacji
wodociągowej hydrantowej - rzut parteru

Projektant:
mgr inż. Łukasz Olszewski
Uprawnienia budowlane nr
MAZ/0048/PWOS/12

Podpis:

Sprawdzający:
mgr inż. Daniel Smoliński
Uprawnienia budowlane nr
MAZ/0080/PWOS/13

Podpis:

Data opracowania:
maj
2022r.

Skala:
1:100


Nr rysunku:
2

Nr strony:

ROZWINIĘCIE

1. Zawory odcinające hydrantów muszą być umieszczone na wysokości $1,35 \pm 0,1$ m od poziomu podłogi.
2. Wszystkie przejścia przez przegrody oddzielające strefy pożarowe uszczelnic kolnierami ognioodpornymi.
3. Ze względu na niewielką ilość miejsca na nową instalację przed złożeniem oferty zaleca się wykonanie wizji lokalnej obiektu.

1

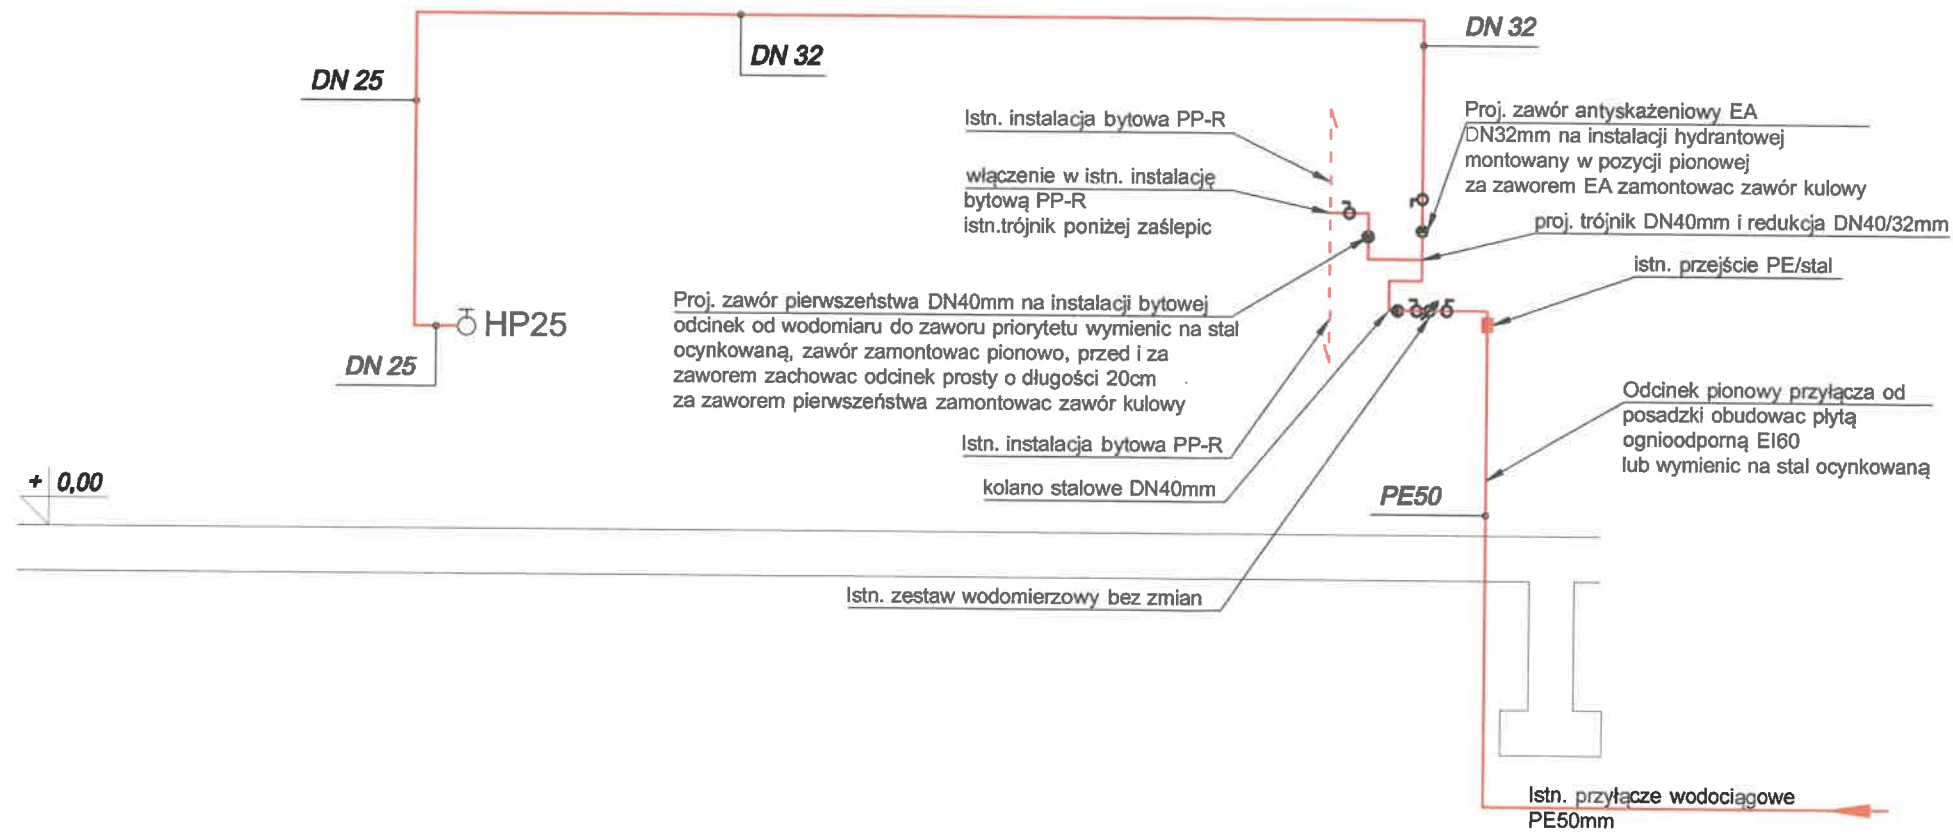

Adres obiektu:
Równe 78B
dz.398/1 obręb 0016-Równe
jed. ewidencyjna 143410_2-Strachówka

Inwestor:
Powiat Wołomiński

Przedmiot opracowania:
Budowa wewnętrznej instalacji
wodociągowej hydrantowej - rozwinięcie


Projektant:
mgr inż. Łukasz Olszewski
Uprawnienia budowlane nr
MAZ/0048/PWOS/12

Podpis:

Sprawdzający:
mgr inż. Daniel Smoliński
Uprawnienia budowlane nr
MAZ/0080/PWOS/13

Podpis:


Data opracowania: maj 2022r.	Skala:	Nr rysunku: 3	Nr strony:
---	---------------	-------------------------	-------------------

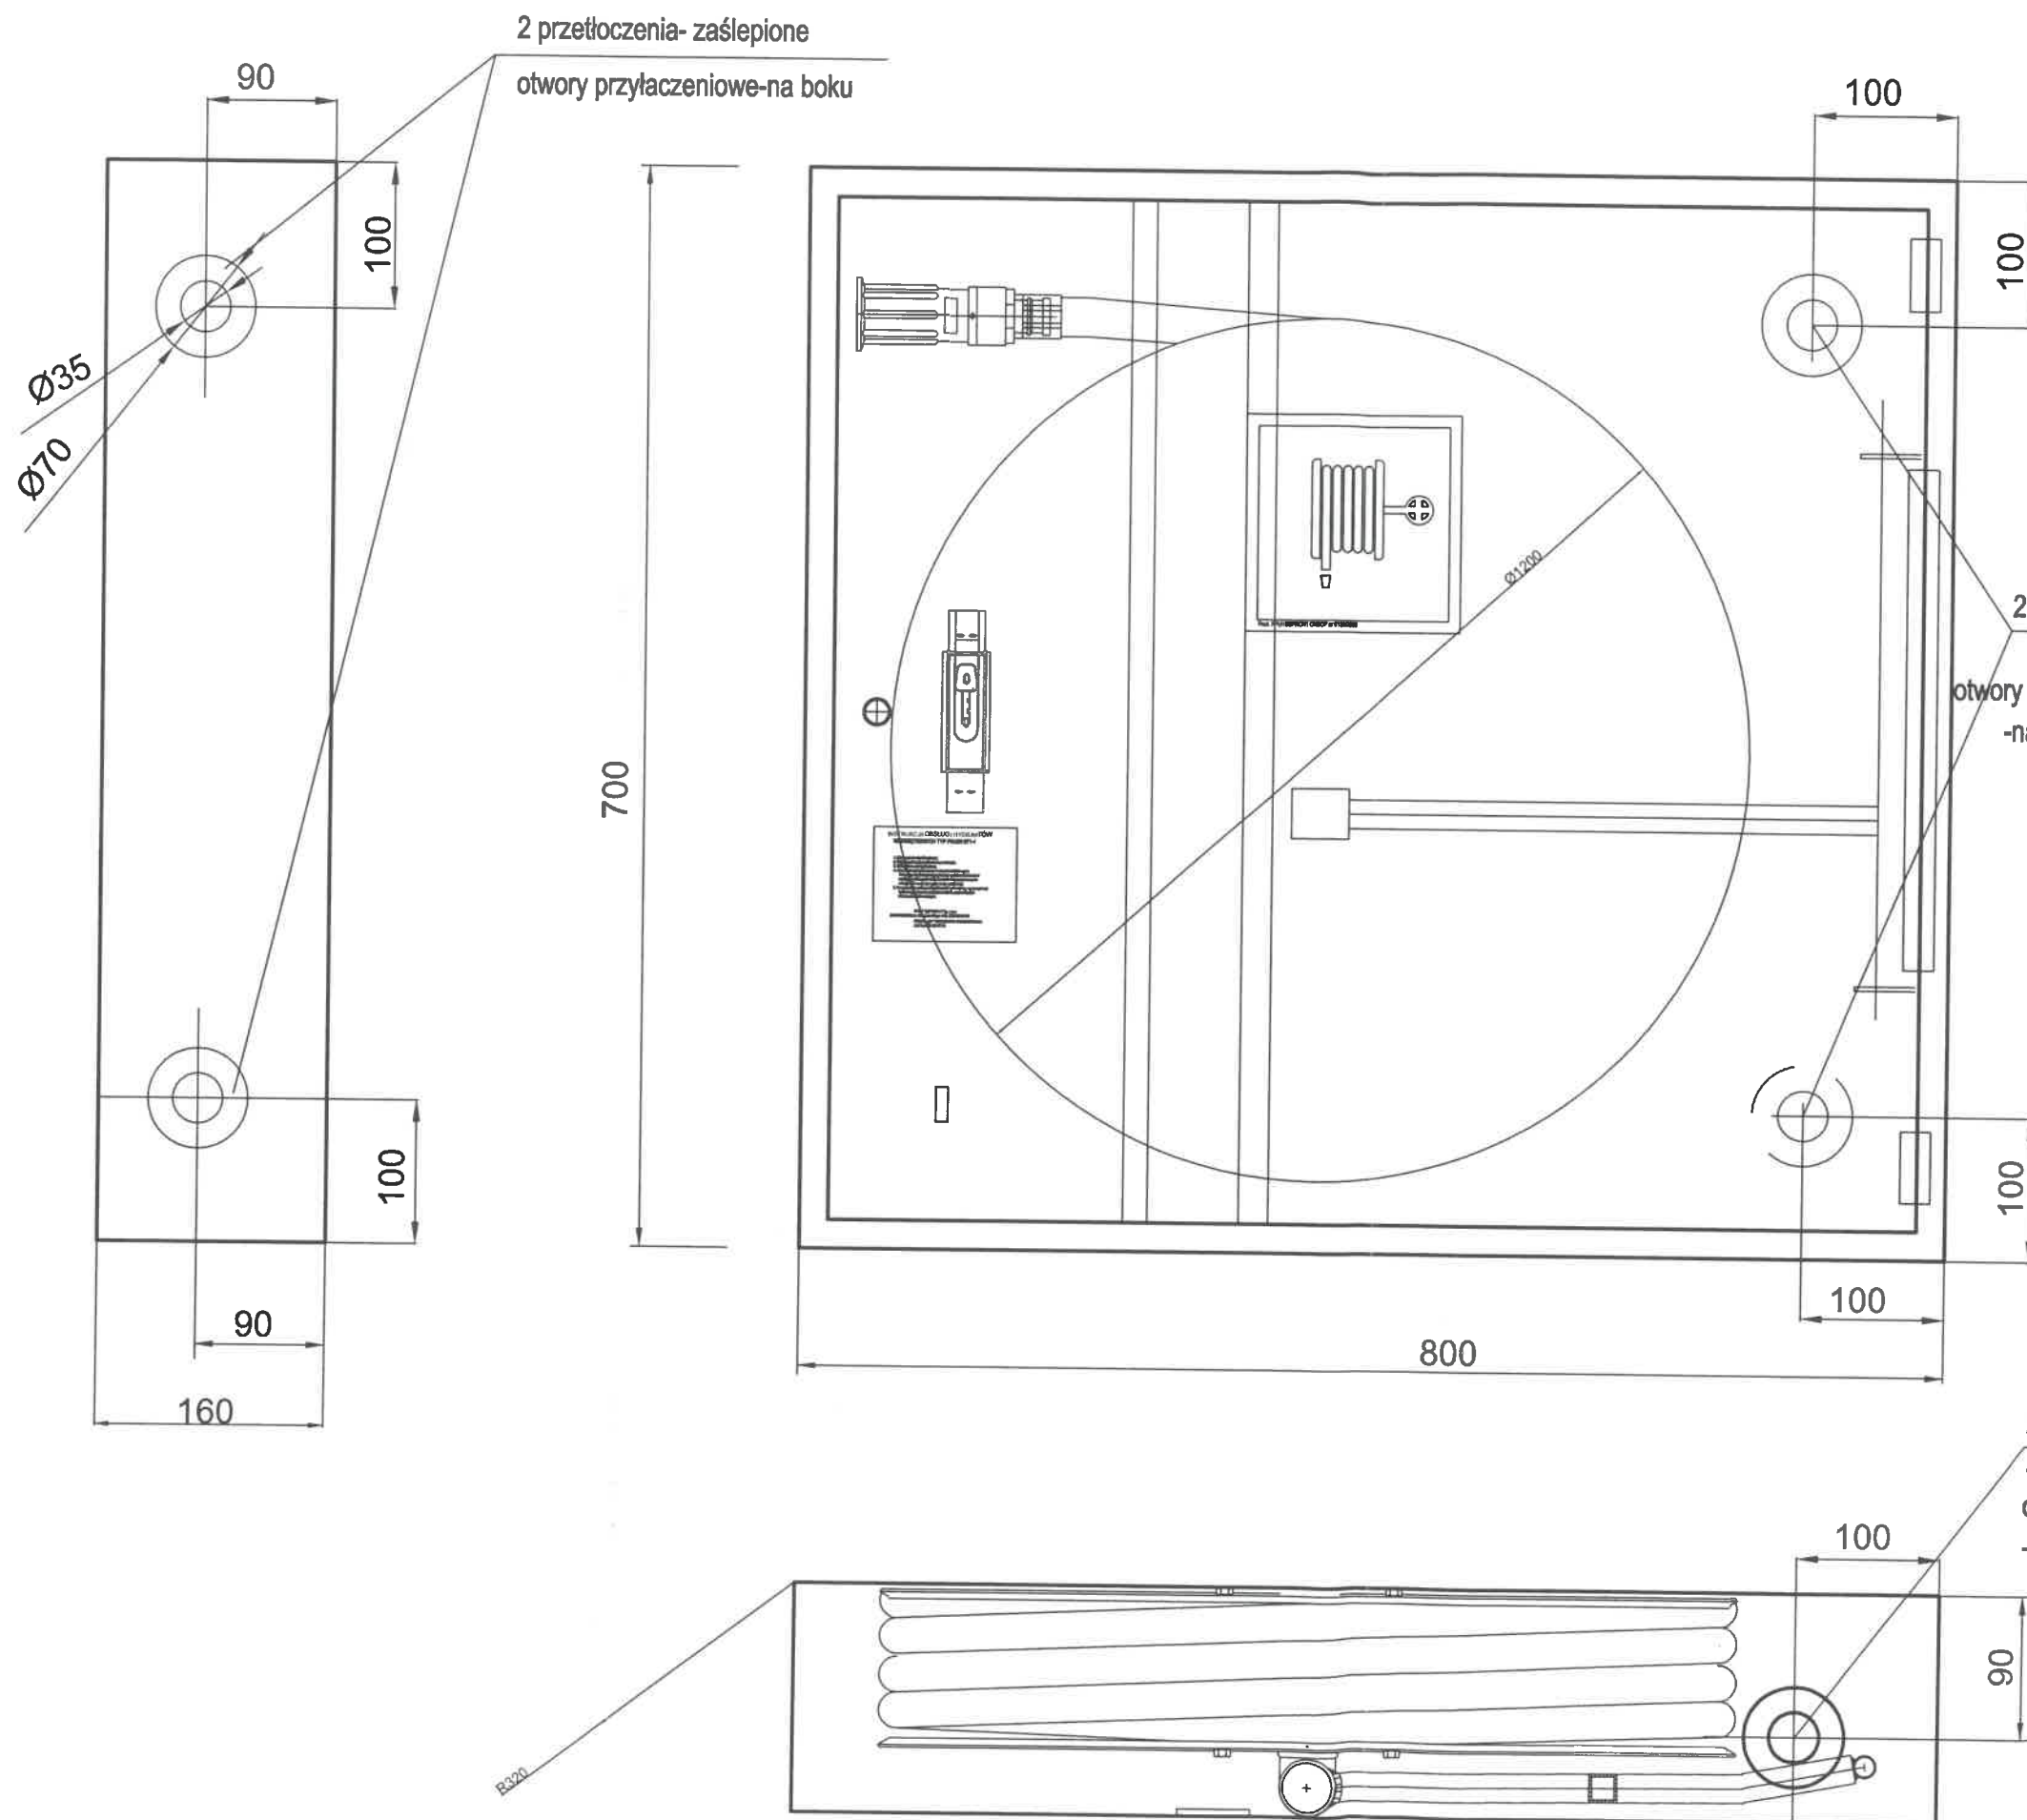

SPOSOBY PODŁĄCZENIA ZAWORU HYDRANTOWEGO 25

WERSJA PRAWA

WERSJA LEWA

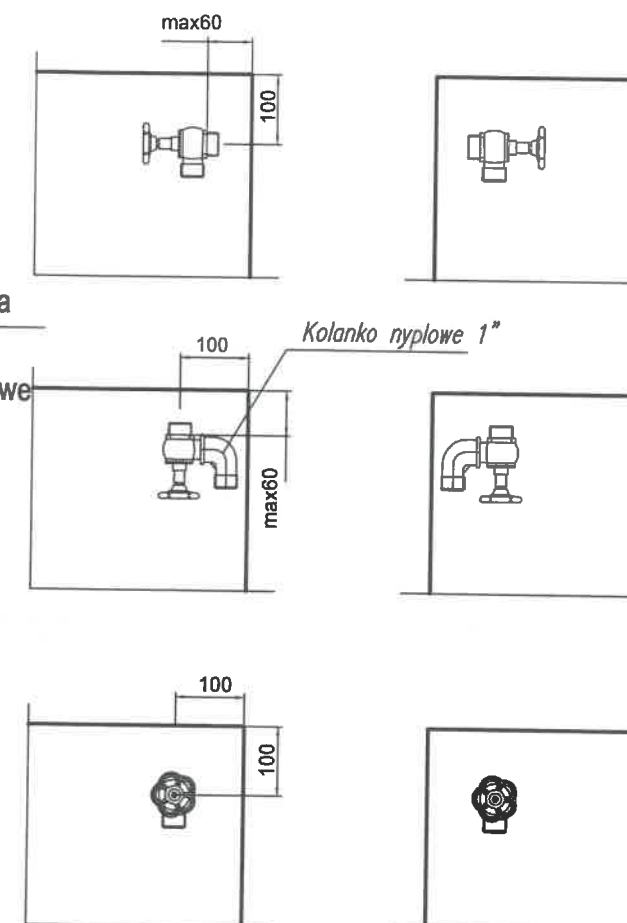

Adres obiektu:
Równe 78B
dz.398/1 obręb 0016-Równe
jed. ewidencyjna 143410_2-Strachówka

Inwestor:
Powiat Wołomiński

Przedmiot opracowania:
Budowa wewnętrznej instalacji wodociągowej hydrantowej - szczegół hydrantu

Projektant:
mgr inż. Łukasz Olszewski
Uprawnienia budowlane nr MAZ/0048/PWOS/12

Podpis:

Sprawdzający:
mgr inż. Daniel Smoliński
Uprawnienia budowlane nr MAZ/0080/PWOS/13

Podpis:

Data opracowania:
maj 2022r.

Skala:

Nr rysunku:
4

Nr strony: