

MAPA DO CELÓW PROJEKTOWYCH
SKALA 1:500

NAZWA MIEJSCOWOŚCI: KOZIA GÓRA

Sekcje mapy: 8.152.15.17.3.4; 8.152.15.17.3.2

Układ współrzędnych prostokątnych płaskich "2000"

Układ wysokościowy "Kronsztad 86"

Mapa została wykonana bez ustalania obciążeń służebnościami gruntowymi wykazanymi w KW.

Nr zgłoszenia 6640.1799.2021

Wykonano dn. 14.07.2021r.

GEO-CENTRUM

Natalia Pastuszek

22-100 Chełm, ul. Obłowska 3/1

Regon 061416138, NIP 5632195414

tel. 792 793 663

GEODETA UPRAWNIIONY

inż. Natalia Pastuszek

Uprawnienia Głównego Geodety Kraju

Nr 22758

(podpis nieczytelny)

Poświadczam, że niniejszy dokument został opracowany w wyniku prac geodezyjnych i kartograficznych, których rezultaty zawiera operat techniczny pozytywnie zweryfikowany. Jednocześnie informuję, że jestem świadomy odpowiedzialności karnej za złożenie fałszywego oświadczenia.	
Identyfikator zgłoszenia prac geodezyjnych	6640.1799.2021
Organ służby geodezyjnej, który otrzymał zgłoszenie	PODGIK Chełm
Wykonawca prac geodezyjnych	GEO-CENTRUM
Nr oraz data sporządzenia dokumentu zawierającego wynik pozytywnej weryfikacji	P.0603.2021.1753 23.07.2021
Imię i nazwisko oraz nr uprawnień zawodowych kierownika prac	

GEODETA UPRAWNIIONY

inż. Natalia Pastuszek

Uprawnienia Głównego Geodety Kraju

Nr 22758

(podpis nieczytelny)


Województwo: Lubelskie

Powiat: chełmski

Jednostka ewidencyjna: 060303_2. Wierzbica

Obręb: 060303_2.0007 Kozia Góra

Działka: 301/13, 302/9, 302/11, 302/13

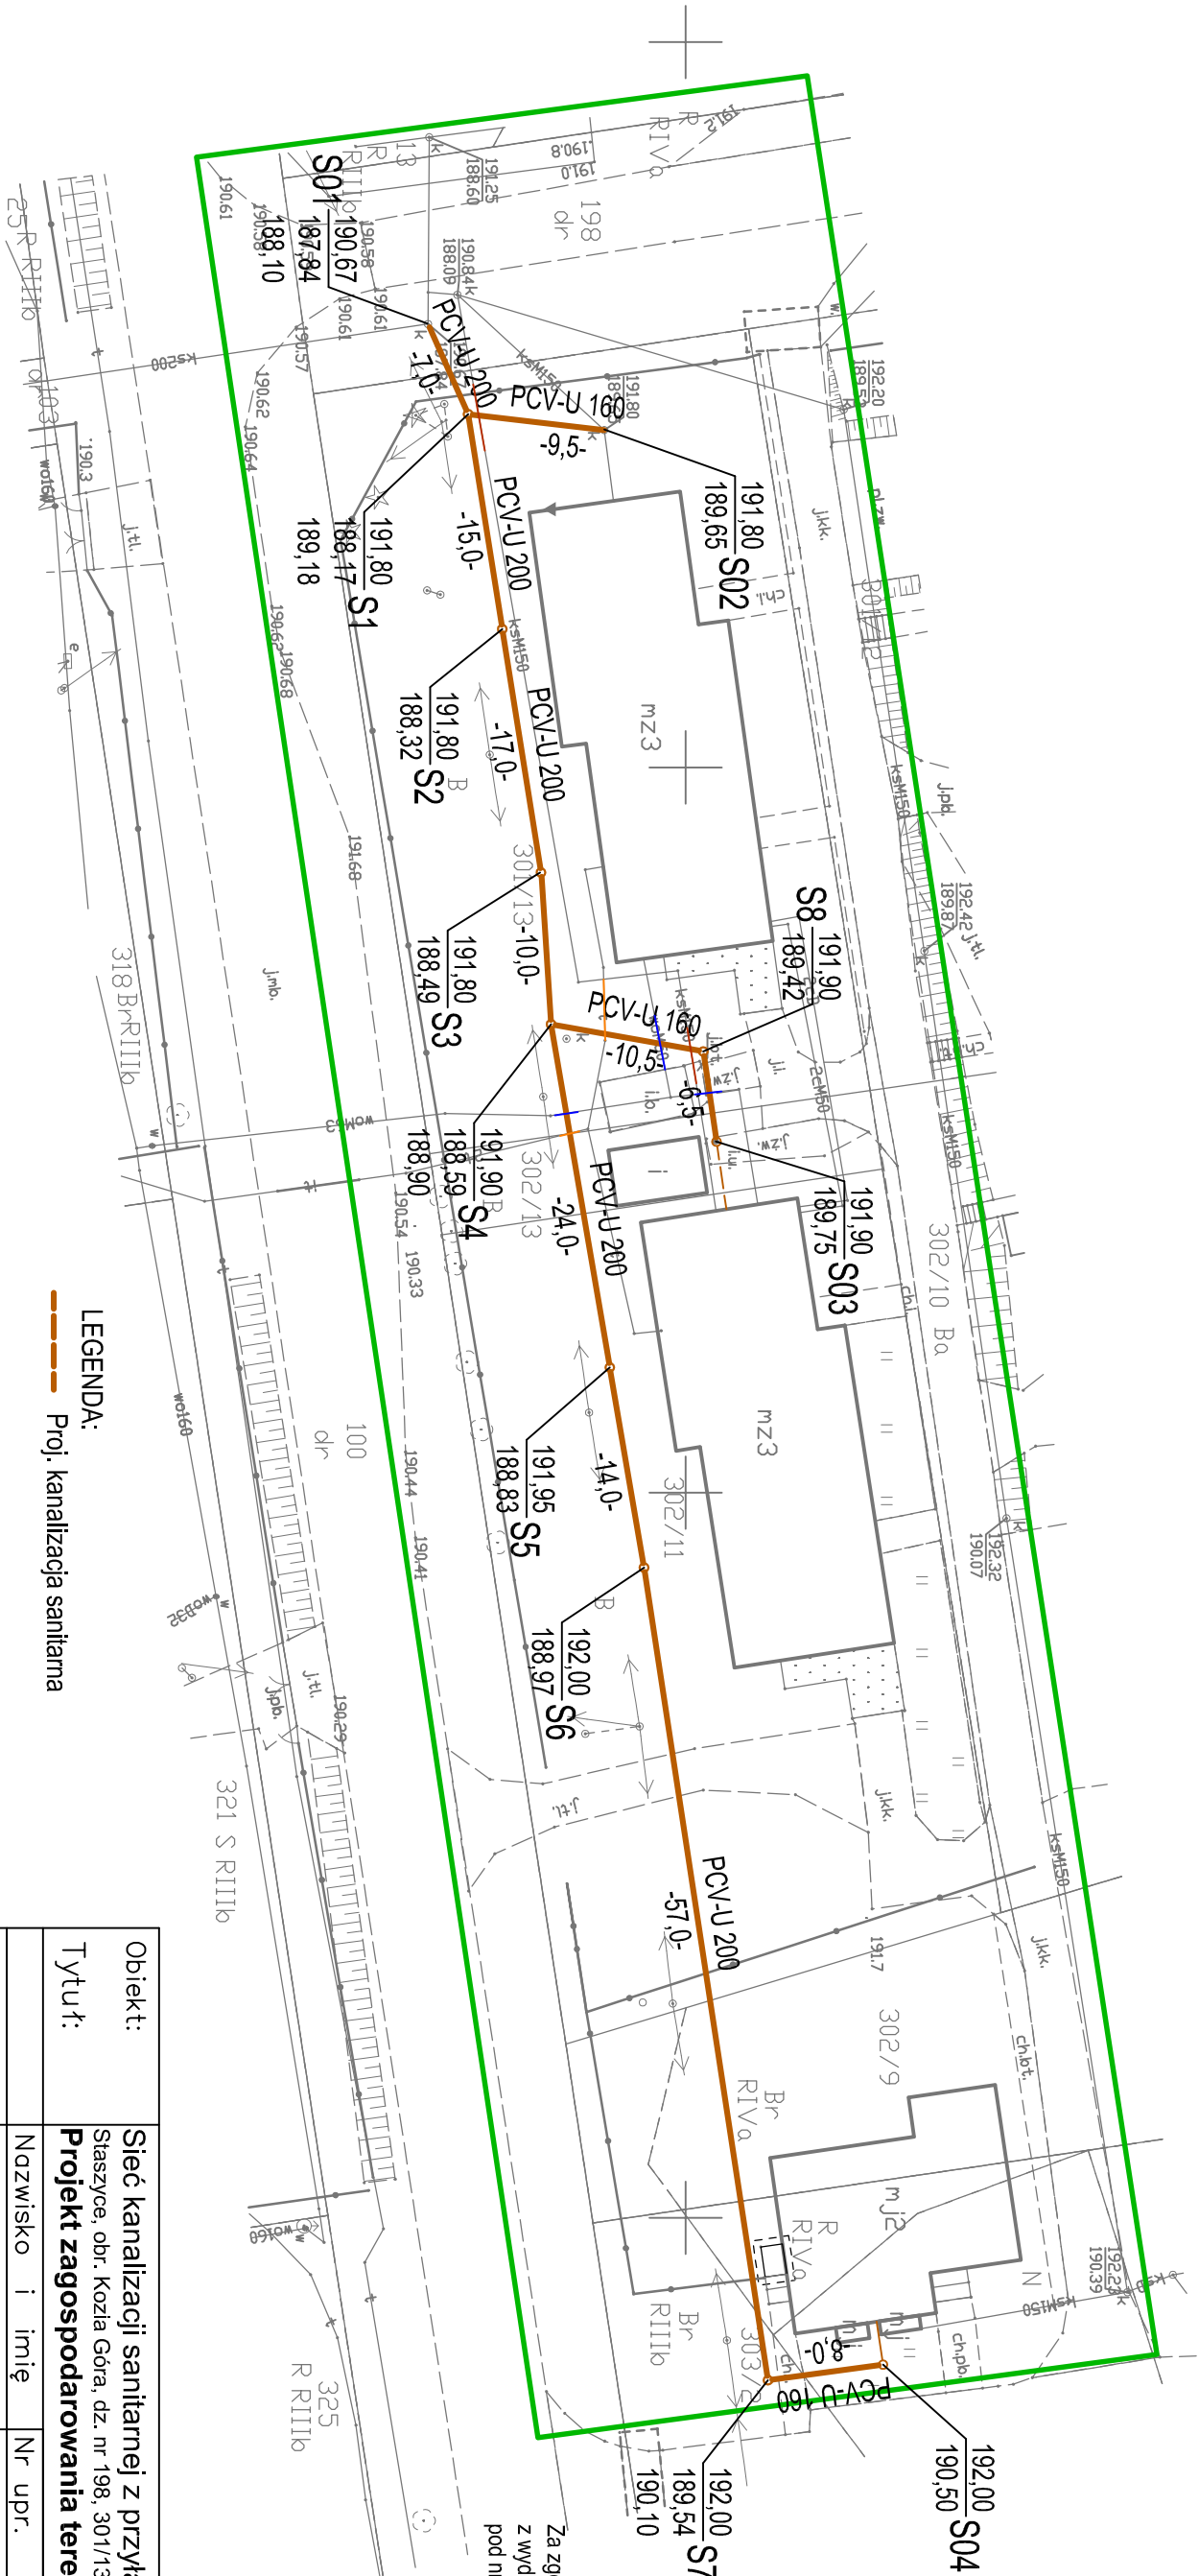

Za zgodność z treścią mapy zasadniczej z wydanym oryginałem przez PODGIK w Chełmie pod nr P.0603.2021.1753 z dnia 23.07.2021r.

Obiekt:	Sieć kanalizacji sanitarnej z przyłączami			
Tytuł:	Projekt zagospodarowania terenu			
	Nazwisko i imię	Nr upr.	Podpis	Data: 08.21
Branża:	sanitarna			
Projektant:	mgr inż. D. Kulesza spec. instal.-inż. w zakresie sieci i instalacji sanitarnych	949/Ch/92		Nr rys
Asystent:	inż. K. Górecka			S1